
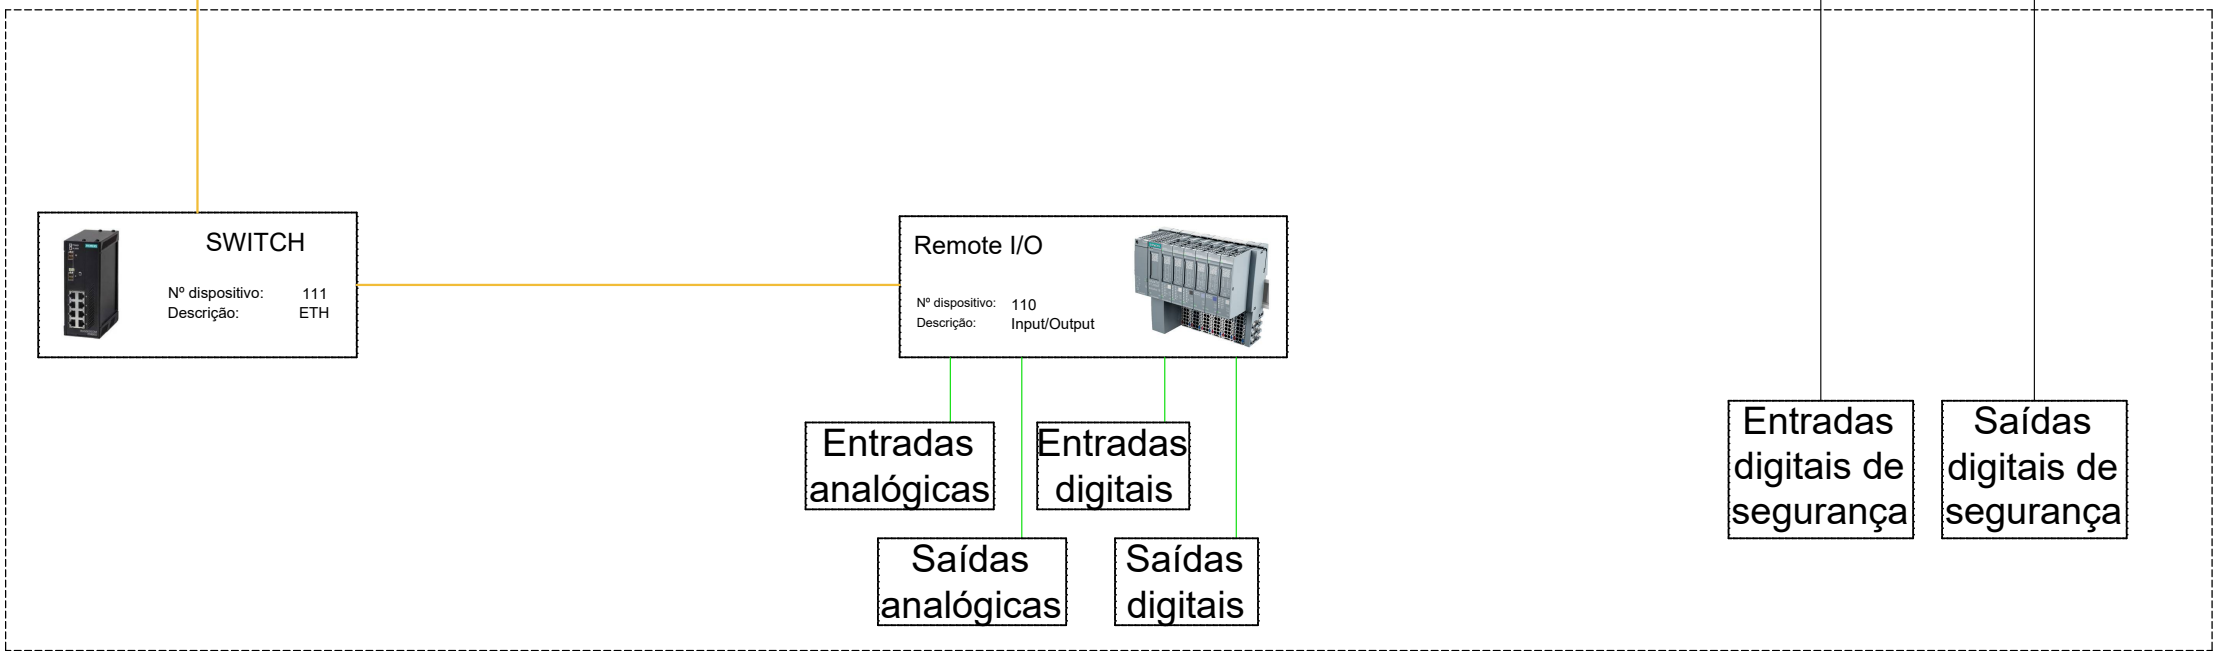


Sala de controlo

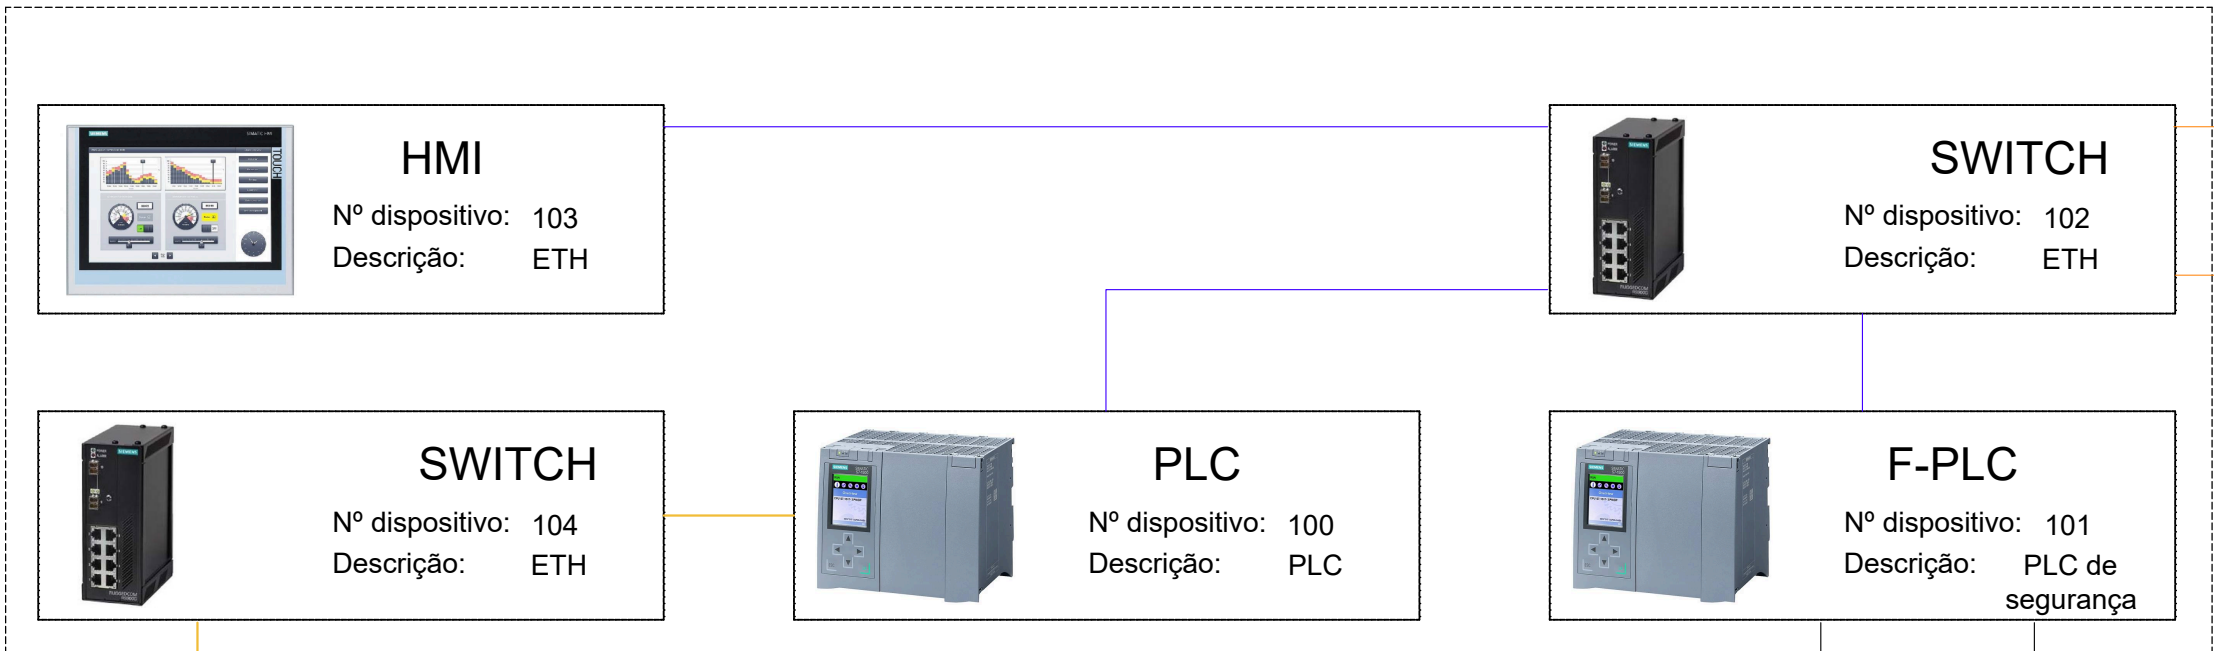

- O TIPO DE CONTROLO USADO PARA OS EQUIPAMENTOS TERÁ DE SER DEFINIDO CONSOANTE A ESPECIFICAÇÃO DO FABRICANTE E A FINALIDADE DE USO DESTES.

- A QUANTIDADE FINAL DE EQUIPAMENTOS DEPENDERÁ DA CONFIRMAÇÃO DE TODOS OS ELEMENTOS UTILIZADOS NA INSTALAÇÃO.

- O TIPO DE EQUIPAMENTOS A UTILIZAR DEPENDERÁ DA CONFIRMAÇÃO DE TODOS OS ELEMENTOS DA INSTALAÇÃO.

- O TIPO DE PROTOCOLOS DE COMUNICAÇÃO A UTILIZAR DEPENDERÁ DA CONFIRMAÇÃO DE TODOS OS ELEMENTOS DA INSTALAÇÃO.

- ESTE DESENHO FOI DESENVOLVIDO COM BASE NA LISTA DE MATERIAL MAIS RECENTE À DATA.

- CASO SE VERIFIQUE QUALQUER INCOMPATIBILIDADE NO PRESENTE PROJETO, A MESMA DEVERÁ DE IMEDIATO SER COMUNICADA POR ESCRITO PARA O PROJETISTA.

SIMBOLOGIA

- - - - - Áreas de Processo
- - - - - Equipamentos
- - - - - Sinais analógicos/digitais
- - - - - ETHERNET / IP
- - - - - Fibra óptica
- - - - - PROFINET
- - - - - Sinais digitais de segurança

00	03-10-2025	EMISSÃO INICIAL		JGC
Rev.	Date	Descrição das alterações		Aprov.
Rev.	Date	Description of changes		Aprov.



Projeto / Project

CENTRAL DE BIOMETANO

BIOMETHANE POWER PLANT

Fase / Phase

PROJETO DE EXECUÇÃO

Designação / Designation

ARQUITETURA COMUNICAÇÃO

Escalas / Scales : N/A	Projeto / Designed : SSA
Data / Date : 03-10-2025	Desenho / Drawn : SSA
Processo / Process : T2025-0064-01	Verificação / Checked : ROR
Ficheiro / File : T2025-0064-01-EX-IAC-DWG-101_00.dwg	Aprovação / Approved : JGC

Desenho / Drawing :

EX-IAC-DWG-101 00

Revisão / Revision :

This drawing is property of QUADRANTE, Engenharia e Consultoria, S.A. It cannot be copied, partially or totally, or conveyed to third parties without written allowance from QUADRANTE, S.A. This drawing is only good for construction if properly signed.